 


Soustava 3 PEN ~ 50Hz, 400/230V/TN-C  
 Ochrana před nebezpečným dotykem neživých částí el. zařízení:  
 Automatickým odpojením od zdroje nadproudovými ochrannými přístroji v distribuční síti TN za podmínek dle čl. 3.3.3 PNE 330000-1

BÍLOVICE NAD SVITAVIŮ, OKRES BRNO – VENKOV  
 JIHOMORAVSKÝ KRAJ, K.Ú.: BÍLOVICE NAD SVITAVOU



STÁVAJÍCÍ SÍŤ E.ON

- KABEL NN
- - - VENKOVNÍ VEDENÍ NN HOLÉ
- - - VENKOVNÍ VEDENÍ NN IZOLOVANÉ
- KABEL HDV (ORIENT. ZÁKRES)
- ☒ PŘÍPOJKOVÁ SKŘÍŇ
- ☐ ROZPOJOVACÍ SKŘÍŇ
- PODPĚRNÝ BOD/SLOUP

PROJEKTOVANÉ SÍŤ

- KABEL NN
- - - VENKOVNÍ VEDENÍ NN IZOLOVANÉ
- ☒ PŘÍPOJKOVÁ SKŘÍŇ NN
- ☐ ROZPOJOVACÍ SKŘÍŇ
- PODPĚRNÝ BOD/SLOUP

STÁVAJÍCÍ INŽENÝRSKÉ SÍŤ


- VODOVOD
- KANALIZACE JEDNOTNÁ
- KABEL VO
- PLYN STL
- KABEL CETIN
- RADIOVÉ SÍŤ CETIN

KATASTR + POLOHOPIS

- HRANICE PARCEL
- STÁVAJÍCÍ OBJEKTY
- VNITŘNÍ KRESBA PARCEL

NOVOSTAVBA RD ŽADATEL  
 (NĚŘEŠÍ TATO PD)

- ZPEVNĚNÉ PLOCHY
- NAVRHOVANÝ RD
- OPLOCENÍ
- VODOVOD
- KANALIZACE JEDNOTNÁ

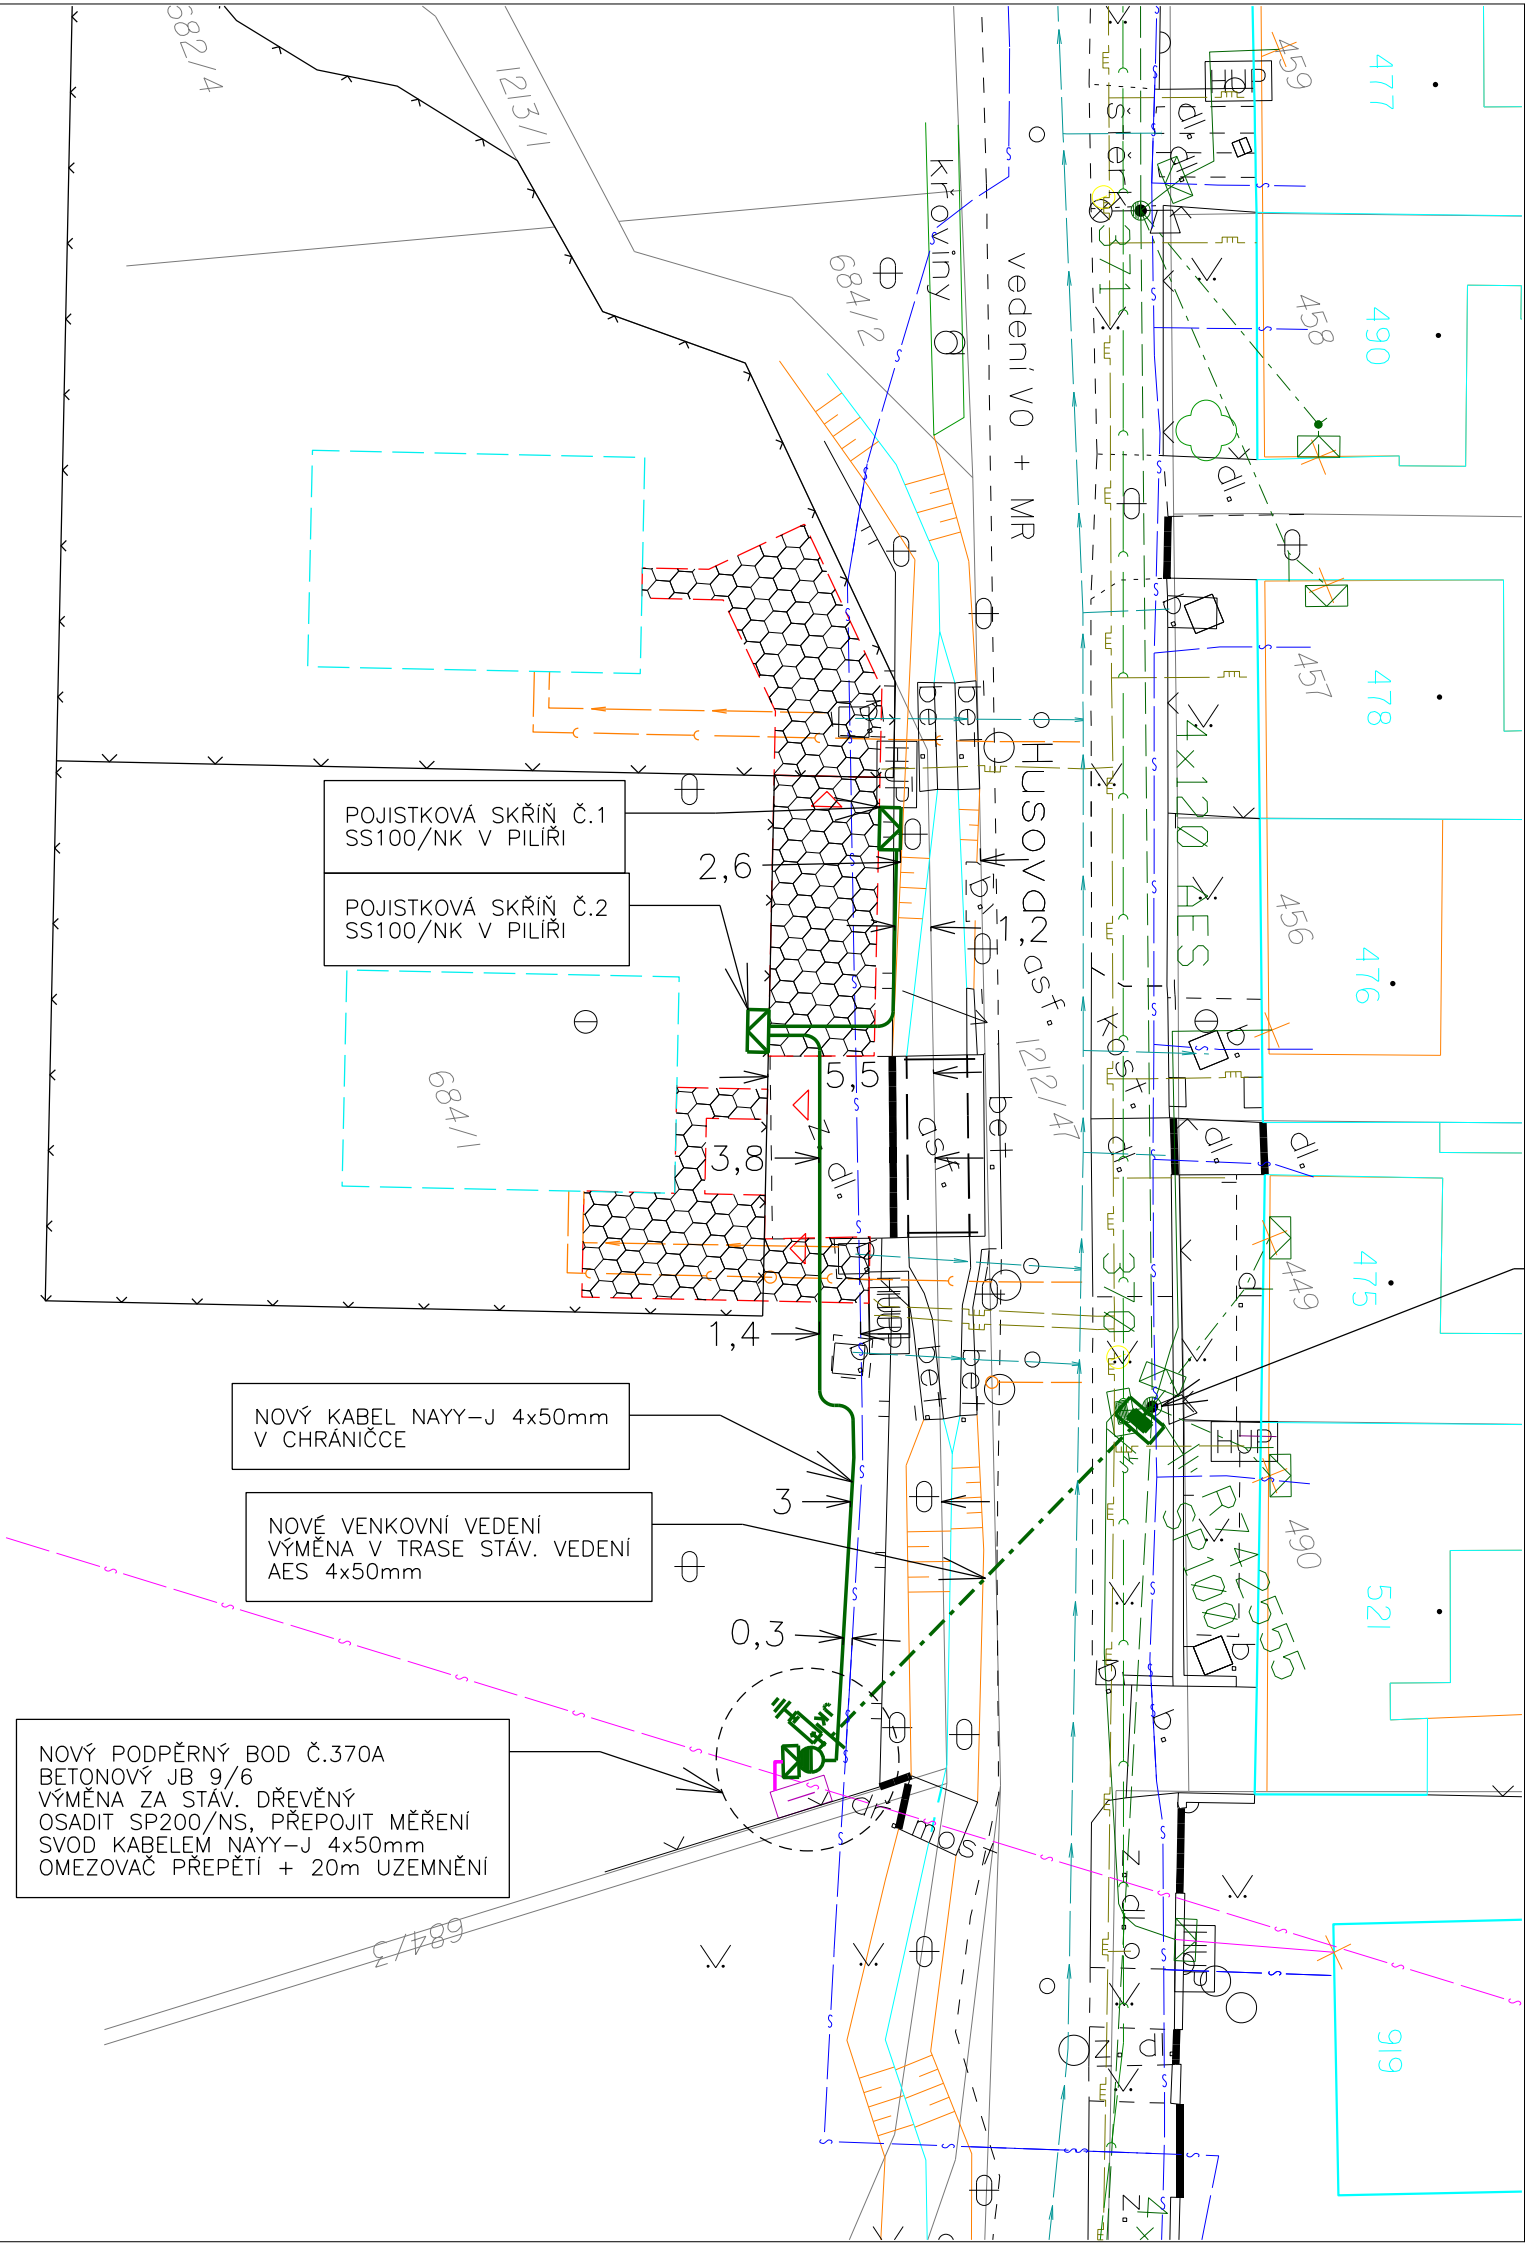


STÁVAJÍCÍ SLOUP Č.370  
 OSADIT NOVOU SKŘÍŇ SV101/NS  
 R761717


POZEMKY DOTČNÉ STAVBOU:  
 1212/47, 1213/1 – OBEC BÍLOVICE N. S.  
 684/1 – MANŽELÉ IMRÝŠKOVÍ

UPOZORNĚNÍ:  
 INŽENÝRSKÉ SÍŤ JSOU ZAKRAESLENY ORIENTAČNĚ A BYLY ZISKÁNY OD MAJITELŮ (SPRÁVCŮ) SÍŤI Z PRACOVNĚ GIS  
 VŠECHNY STÁVAJÍCÍ INŽENÝRSKÉ SÍŤE MUSÍ BÝT PŘED ZAHÁJENÍM STAVBY VYTÝČENY, DLE USTANOVENÍ 4. VYHL. Č. 10/74 SB. O  
 GEODETICKÝCH PRACÍCH VE VÝSTAVBĚ  
 PŘI KŘÍŽENÍ A SOUBĚHU S OSTATNÍMI INŽENÝRSKÝMI SÍŤEMI JE NUTNO SE ŘÍDIT ČSN 73 6005 PROSTOROVÉ USPOŘÁDÁNÍ SÍŤI  
 SCHÉMATICKÉ ZNAČKY JSOU KVŮLI PŘEHLEDNOSTI ZVĚTŠENY, NEODPOVÍDAJÍ MĚŘÍTKU

- NOVÝ KABEL NAYY-J 4x50mm  
 V CHRÁNICCE
- NOVÉ VENKOVNÍ VEDENÍ  
 VÝMĚNA V TRASE STÁV. VEDENÍ  
 AES 4x50mm
- NOVÝ PODPĚRNÝ BOD Č.370A  
 BETONOVÝ JB 9/6  
 VÝMĚNA ZA STÁV. DŘEVĚNÝ  
 OSADIT SP200/NS, PŘEPOJIT MĚŘENÍ  
 SVOD KABLEM NAYY-J 4x50mm  
 OMEZOVAC PŘEPĚTÍ + 20m UZEMNĚNÍ

INVESTOR:	E.ON DISTRIBUCE, A.S., IČO: 28085400	<b>PROJEKCE</b> 
MÍSTO STAVBY:	BÍLOVICE, ULICE HUSOVA	
ZODPOVĚDNÝ PROJEKTANT: JOSEF KYTLICA	NAVRHL, VYPRACOVAL: PAVEL TÓTH PROJEKCE.TOTH@GMAIL.COM, 774 485 943	ČÍSLO STAVBY: 1030030266
STAVBA: <b>BÍLOVICE N.S., P.Č.684/1, DS NN, 3RD, IMRÝŠEK</b>	OBSAH VÝKRESU: <b>SITUACE PROJEKTOVANÉHO VEDENÍ NN</b>	FORMÁT: A3
		DATUM: 02/2018
		STUPEŇ PD: DPS
		ZAK. ČÍSLO: 111_17
		MĚŘÍTKO: 1:250
		ČÍSLO VÝKRESU: D. 2.1.

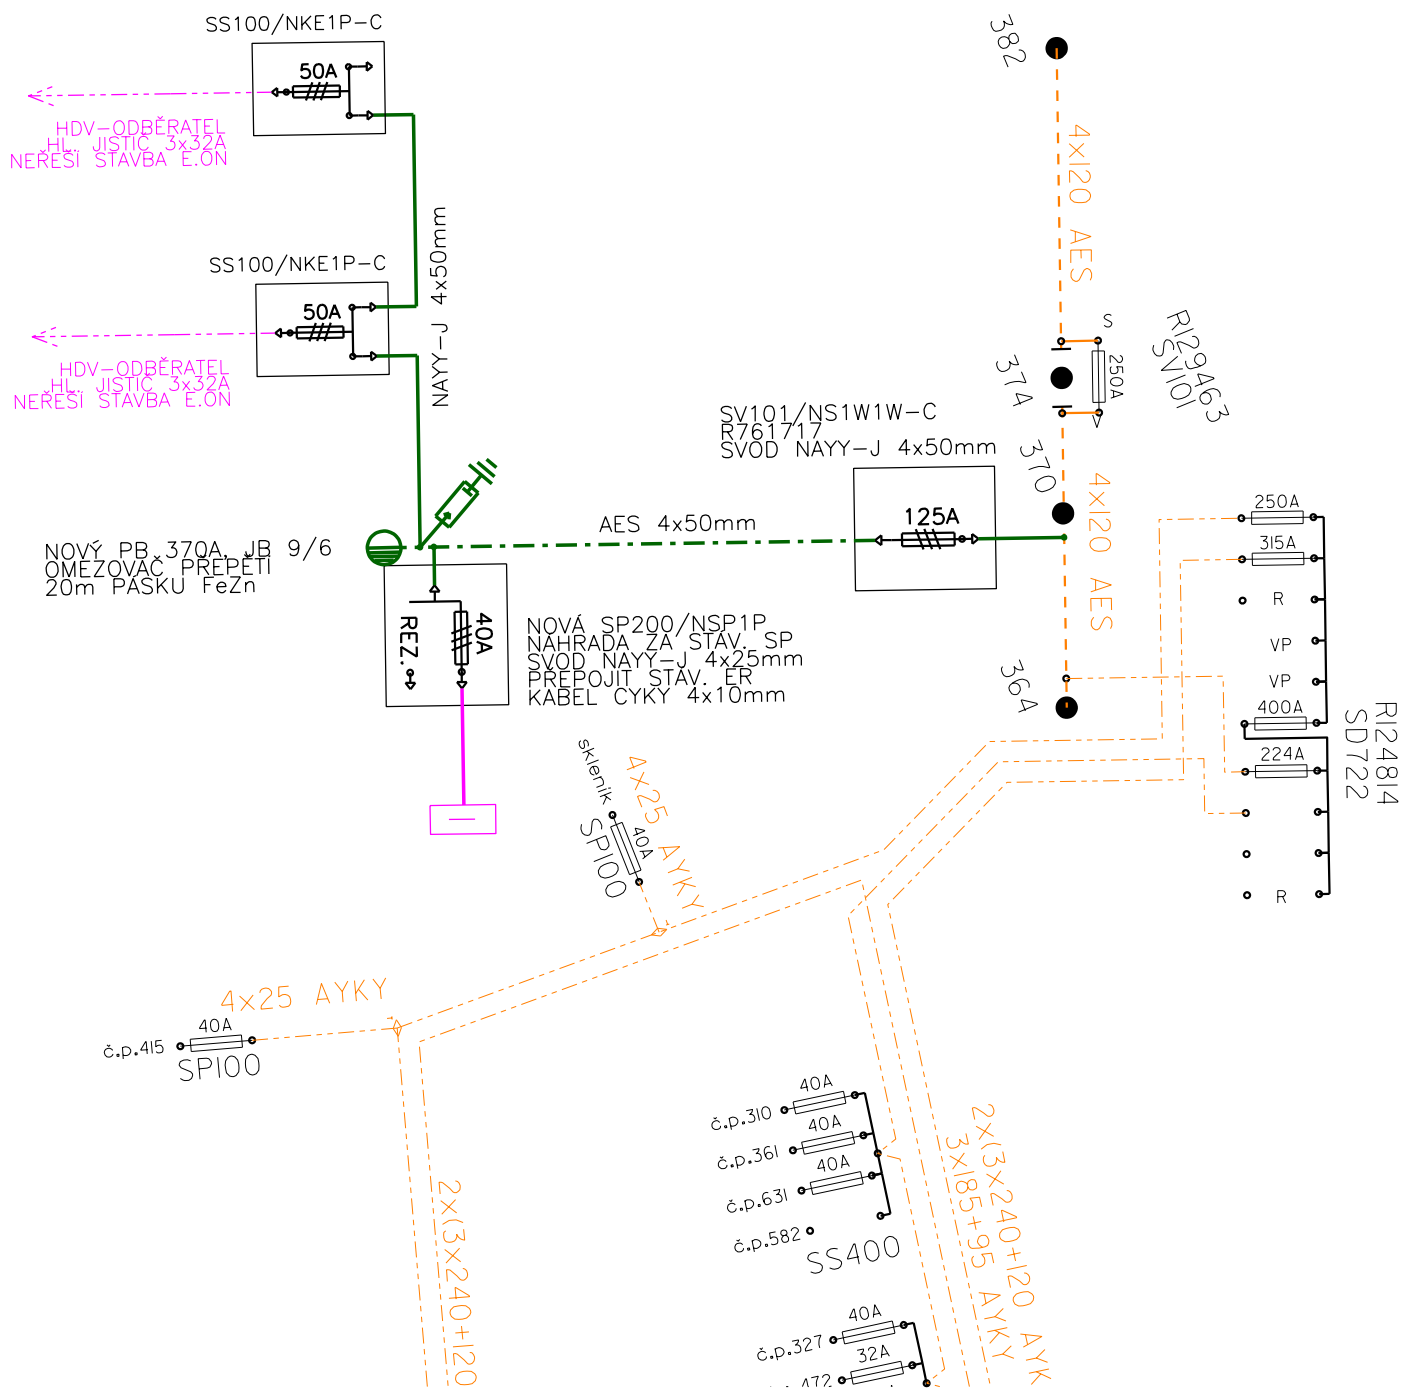

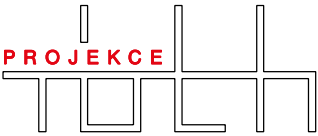INVESTOR:	E.ON DISTRIBUCE, A.S., IČO: 28085400	
MÍSTO STAVBY:	BÍLOVICE, ULICE HUSOVA	
ZODPOVĚDNÝ PROJEKTANT: JOSEF KYTLICA	NAVRHL, VYPRACOVAL: PAVEL TÓTH PROJEKCE.TOTH@GMAIL.COM, 774 485 943	ČÍSLO STAVBY: 1030030266
STAVBA: BÍLOVICE N.S., P.Č.684/1, DS NN, 3RD, IMRÝŠEK		FORMÁT: A4
OBSAH VÝKRESU: SCHÉMA ZAPOJENÍ SÍTĚ NN		DATUM: 02/2018
		STUPEŇ PD: DPS
		ZAK. ČÍSLO: 111_17
		MĚŘITKO: -
		ČÍSLO VÝKRESU: D. 2.3.